


追加図E-3

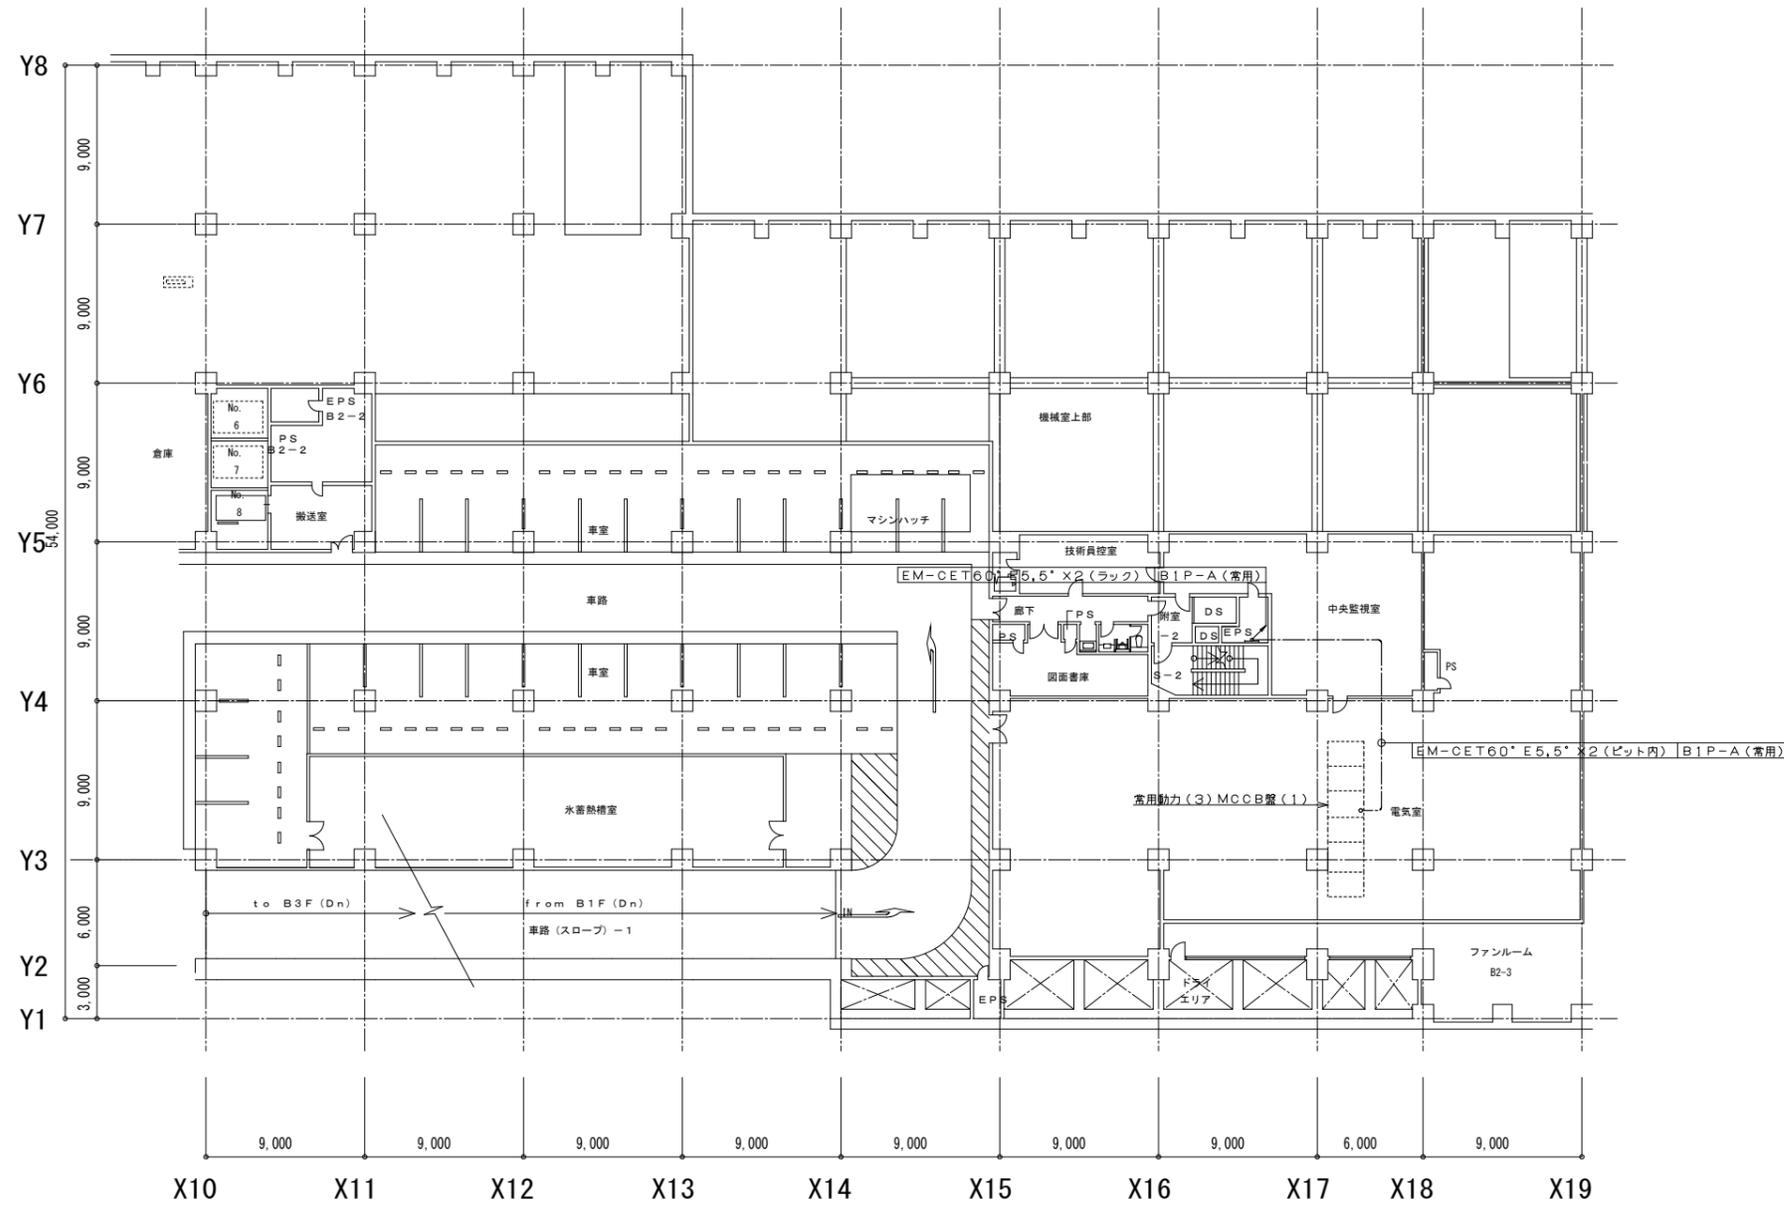

B2階平面図 S=1/200

凡例		
記号	名称	摘要
◻	動力盤	新設
□	プルボックス(金属製)	新設
■	防火区画貫通処理(耐火パテ処理)	新設
●	穴あけ補修	新設
—	ケーブルラック	既設
—	配管配線(いんべい)	新設
—	ケーブル配線(ピット内)	新設
—	ケーブル配線(ラック)	新設
—	立上り・引下げ	新設

記	業務名称	平成29年度市立豊中病院各設備更新工事設計業務委託	工事名称	平成30年度市立豊中病院空調設備更新工事	設計年月	平成30年3月
	株式会社 緑企画設計	一級建築士(大抵)第305612号 北田 久晴	図面名称	病院本館・幹線・動力設備 地下2階平面図(改修後)	縮尺	A1:図示 A3:図示
印			図面番号	追加図E-3		