


灰塚配水場平面図

A1=1/250
A3=1/500

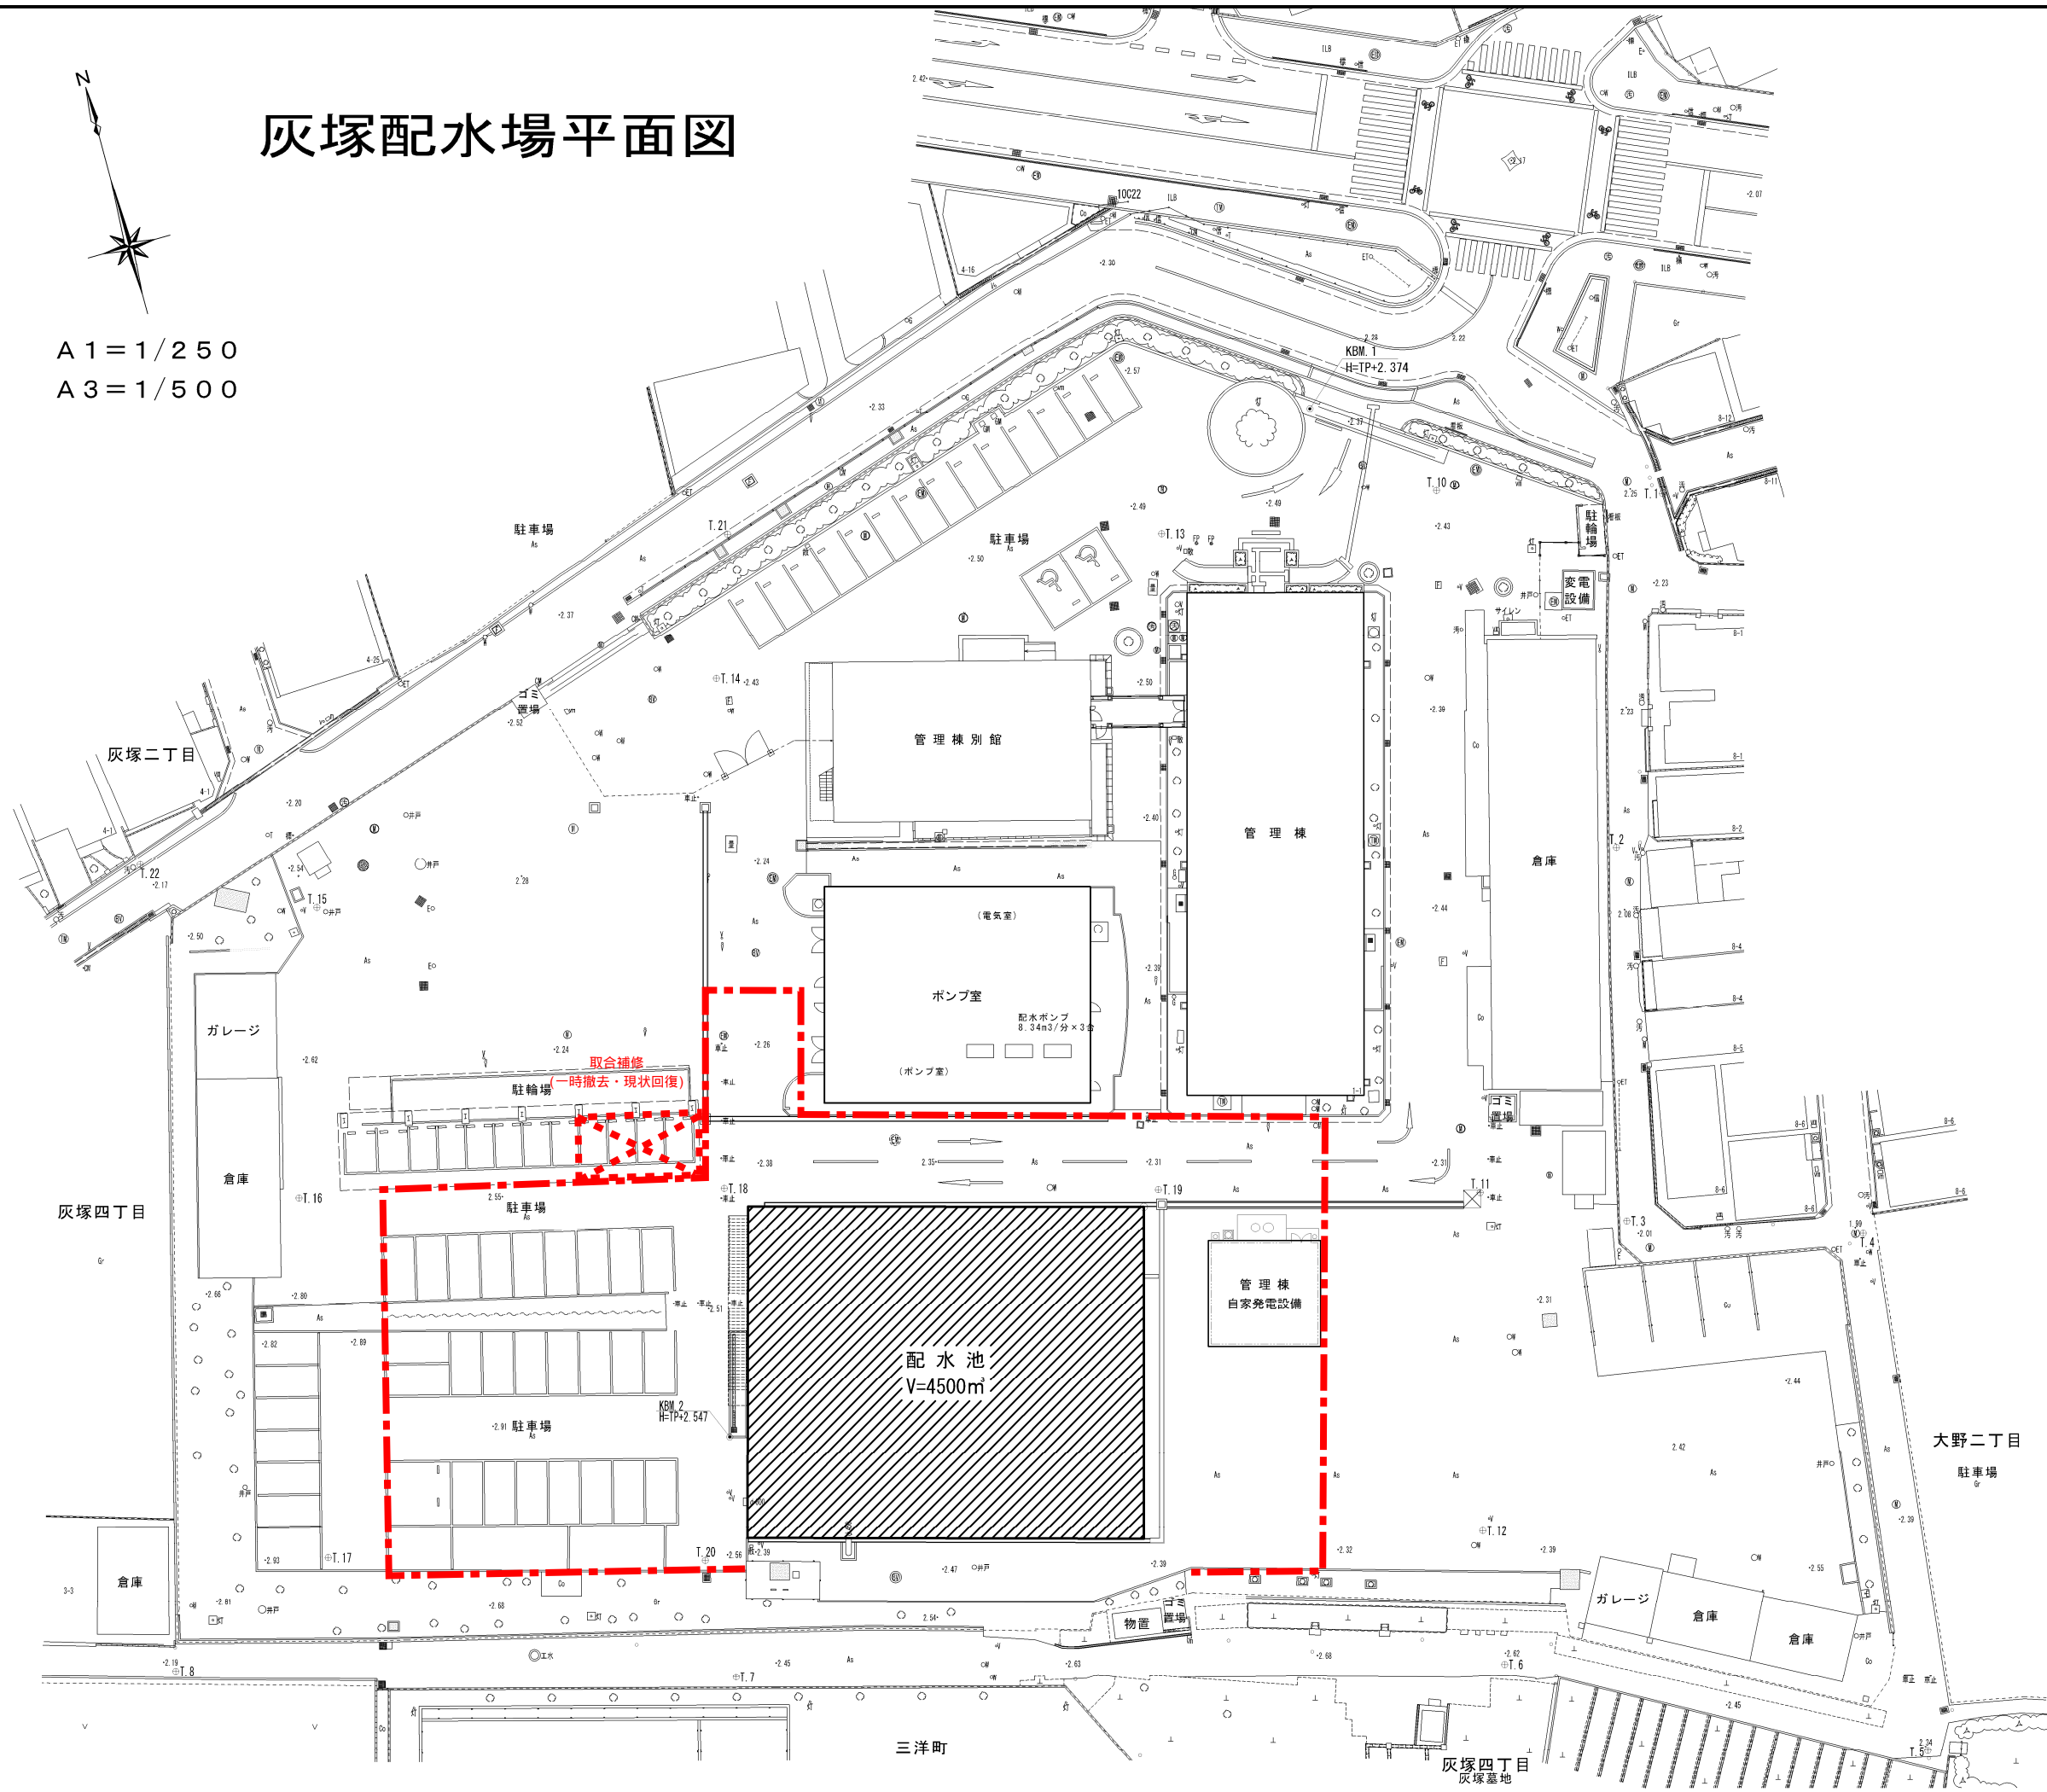

令和 5年 9月	縮尺	A1=1/250 A3=1/500	図番	2 / 45
工事名	灰塚配水場 (4500m³配水池) 耐震補強工事			
施工場所	大東市灰塚四丁目1番1号地内			
図名	灰塚配水場平面図			
	大東市上下水道局			